


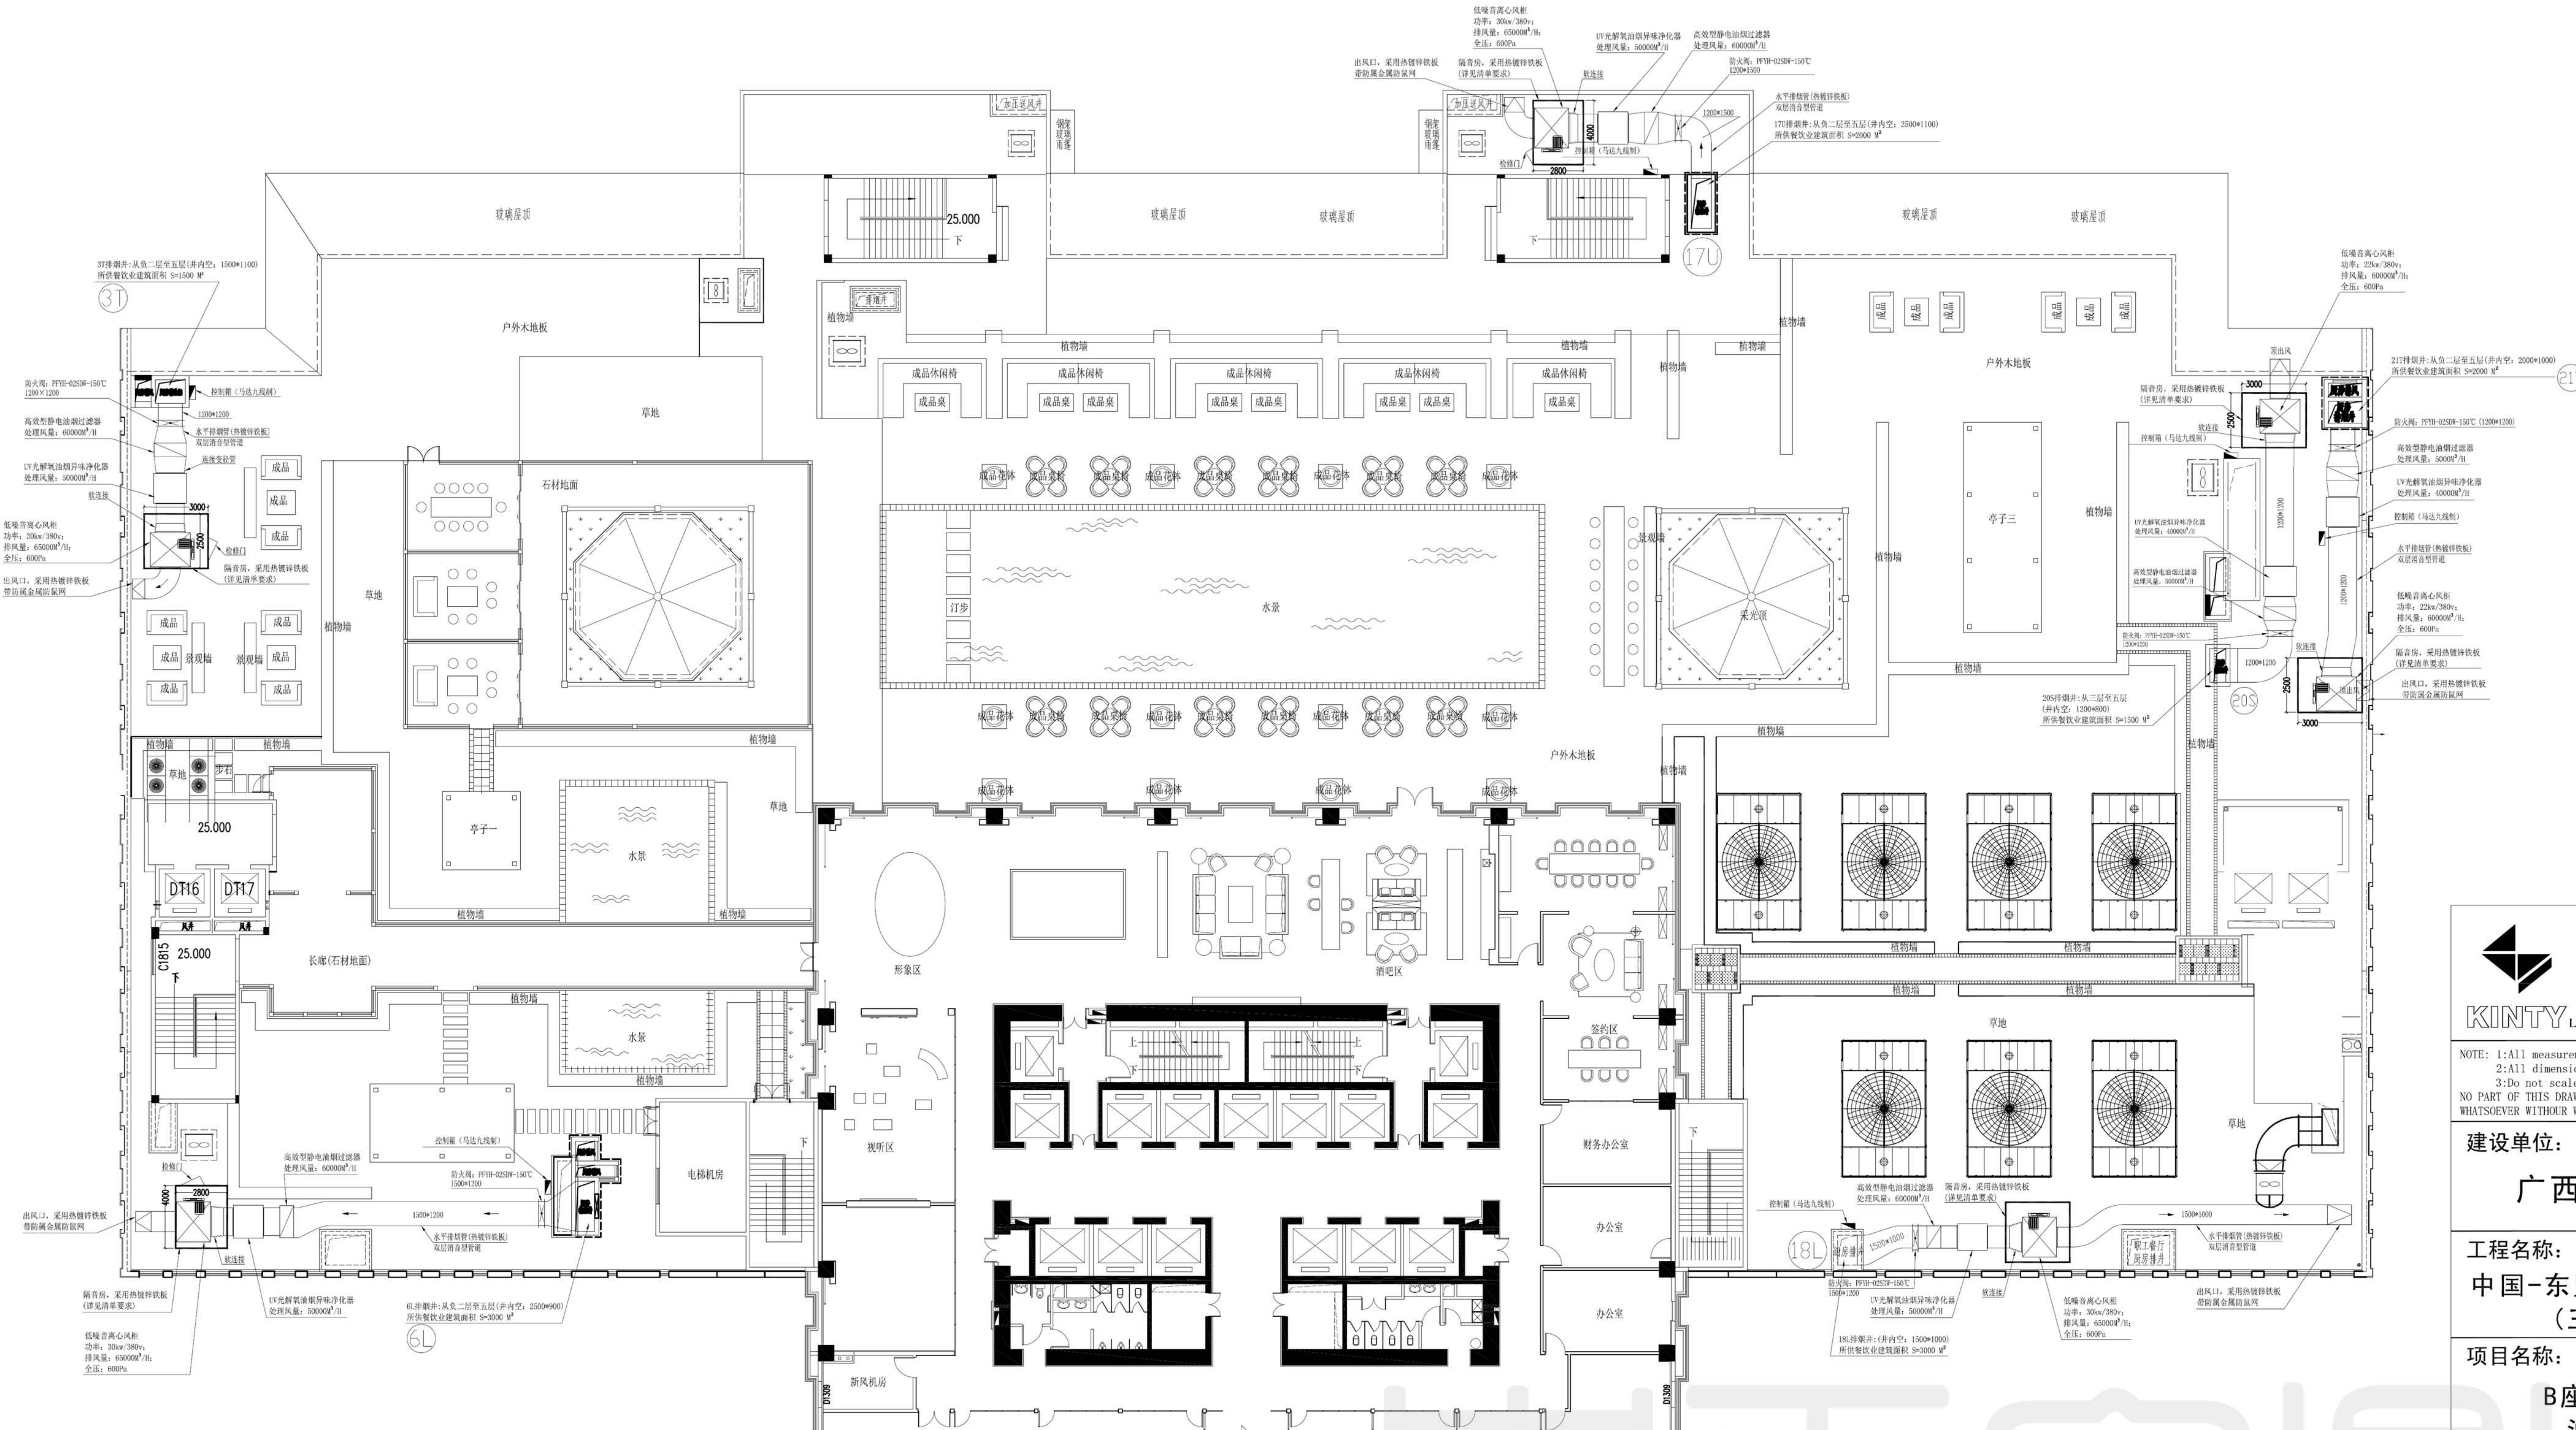

裙楼屋面设备平面图

说明:

1. 工作范围:

- 1) 油烟净化处理设备, 如上图所示, 具体以招标文件清单内的产品参数选型。
- 2) 抽风机、油烟净化处理、UV光解氧油烟异味净化器设备、控制配电箱以及设备安装混凝土基座。
- 3) 控制配电箱至设备的电力接驳。
- 4) 负二层至五层, 支管与厨房排烟竖井连接处的防火阀及防油烟单向止回阀。
- 5) 负二层, 从厨房排烟竖井不锈钢管道、餐饮业厨房的部分支管。
- 6) 安装附件

2. 现场条件:

- 1) 本工程位于广西南宁市青秀区, 油烟净化处理设备为户外安装。
- 2) 油烟净化设备安装处为甲方露天经营餐厅。
- 3) 甲方负责铺设电源至控制配电箱位置。
- 4) 甲方提供现场施工用电。

3. 技术要求:

- 1) 本工程通过南宁市环保局验收。
- 2) 油烟排放满足 GB18483-2001 《饮食业油烟排放标准》要求。
- 3) 噪声排放满足 GB22337-2008 《社会生活环境噪声排放标准》要求。

4. 主要设备:

- 1) 高效型静电油烟过滤器及光解氧油烟异味净化器, 均须具备国家环保认证;
- 2) 低噪音离心风柜、控制箱设备及安装辅材等按照招标文件“工程量清单”要求的技术参数为准。
风机采用外置电机、皮带驱动、后倾叶片、低噪声离心风机; 风机须配置星三角启动保护器; 风机基座处均设减震器。进、出风口处均需用200-400mm长的柔性帆布短管作为软连接。
- 3) 楼顶的水平排烟管均为双层消音型管道: 外层为1.2mm厚热镀锌铁板制作, 中层为50mm厚离心玻璃棉, 内层为0.8mm厚热镀锌铁板。
- 4) 防火阀: 采用1.8mm冷轧钢板制作, 止回阀: 采用1.5mm冷轧钢板制作。



NOTE: 1: All measurements must be checked on site
2: All dimensions in mm
3: Do not scale drawings
NO PART OF THIS DRAWING DESIGN BE USED OR REPRODUCED IN ANY MANNER
WHATSOEVER WITHOUT WRITTEN PERMISSION OF KINTY LTD.

建设单位:

广西交通投资集团

工程名称:

中国-东盟国际贸易物流中心
(三祺广场项目)

项目名称:

B座裙楼商业餐饮
油烟系统工程

修订	内容	日期

标题:

屋面油烟设备安装平面图

绘图:	设计: Feng DX
审核:	批准:
比例: A2 1:250	日期: 2015-04-20
工程编号: 2015-04E	图号: E-1
图纸页码: 第 1 页	共 8 页